



1 : 2,500


시설계획평면도 (송천 처리분구)

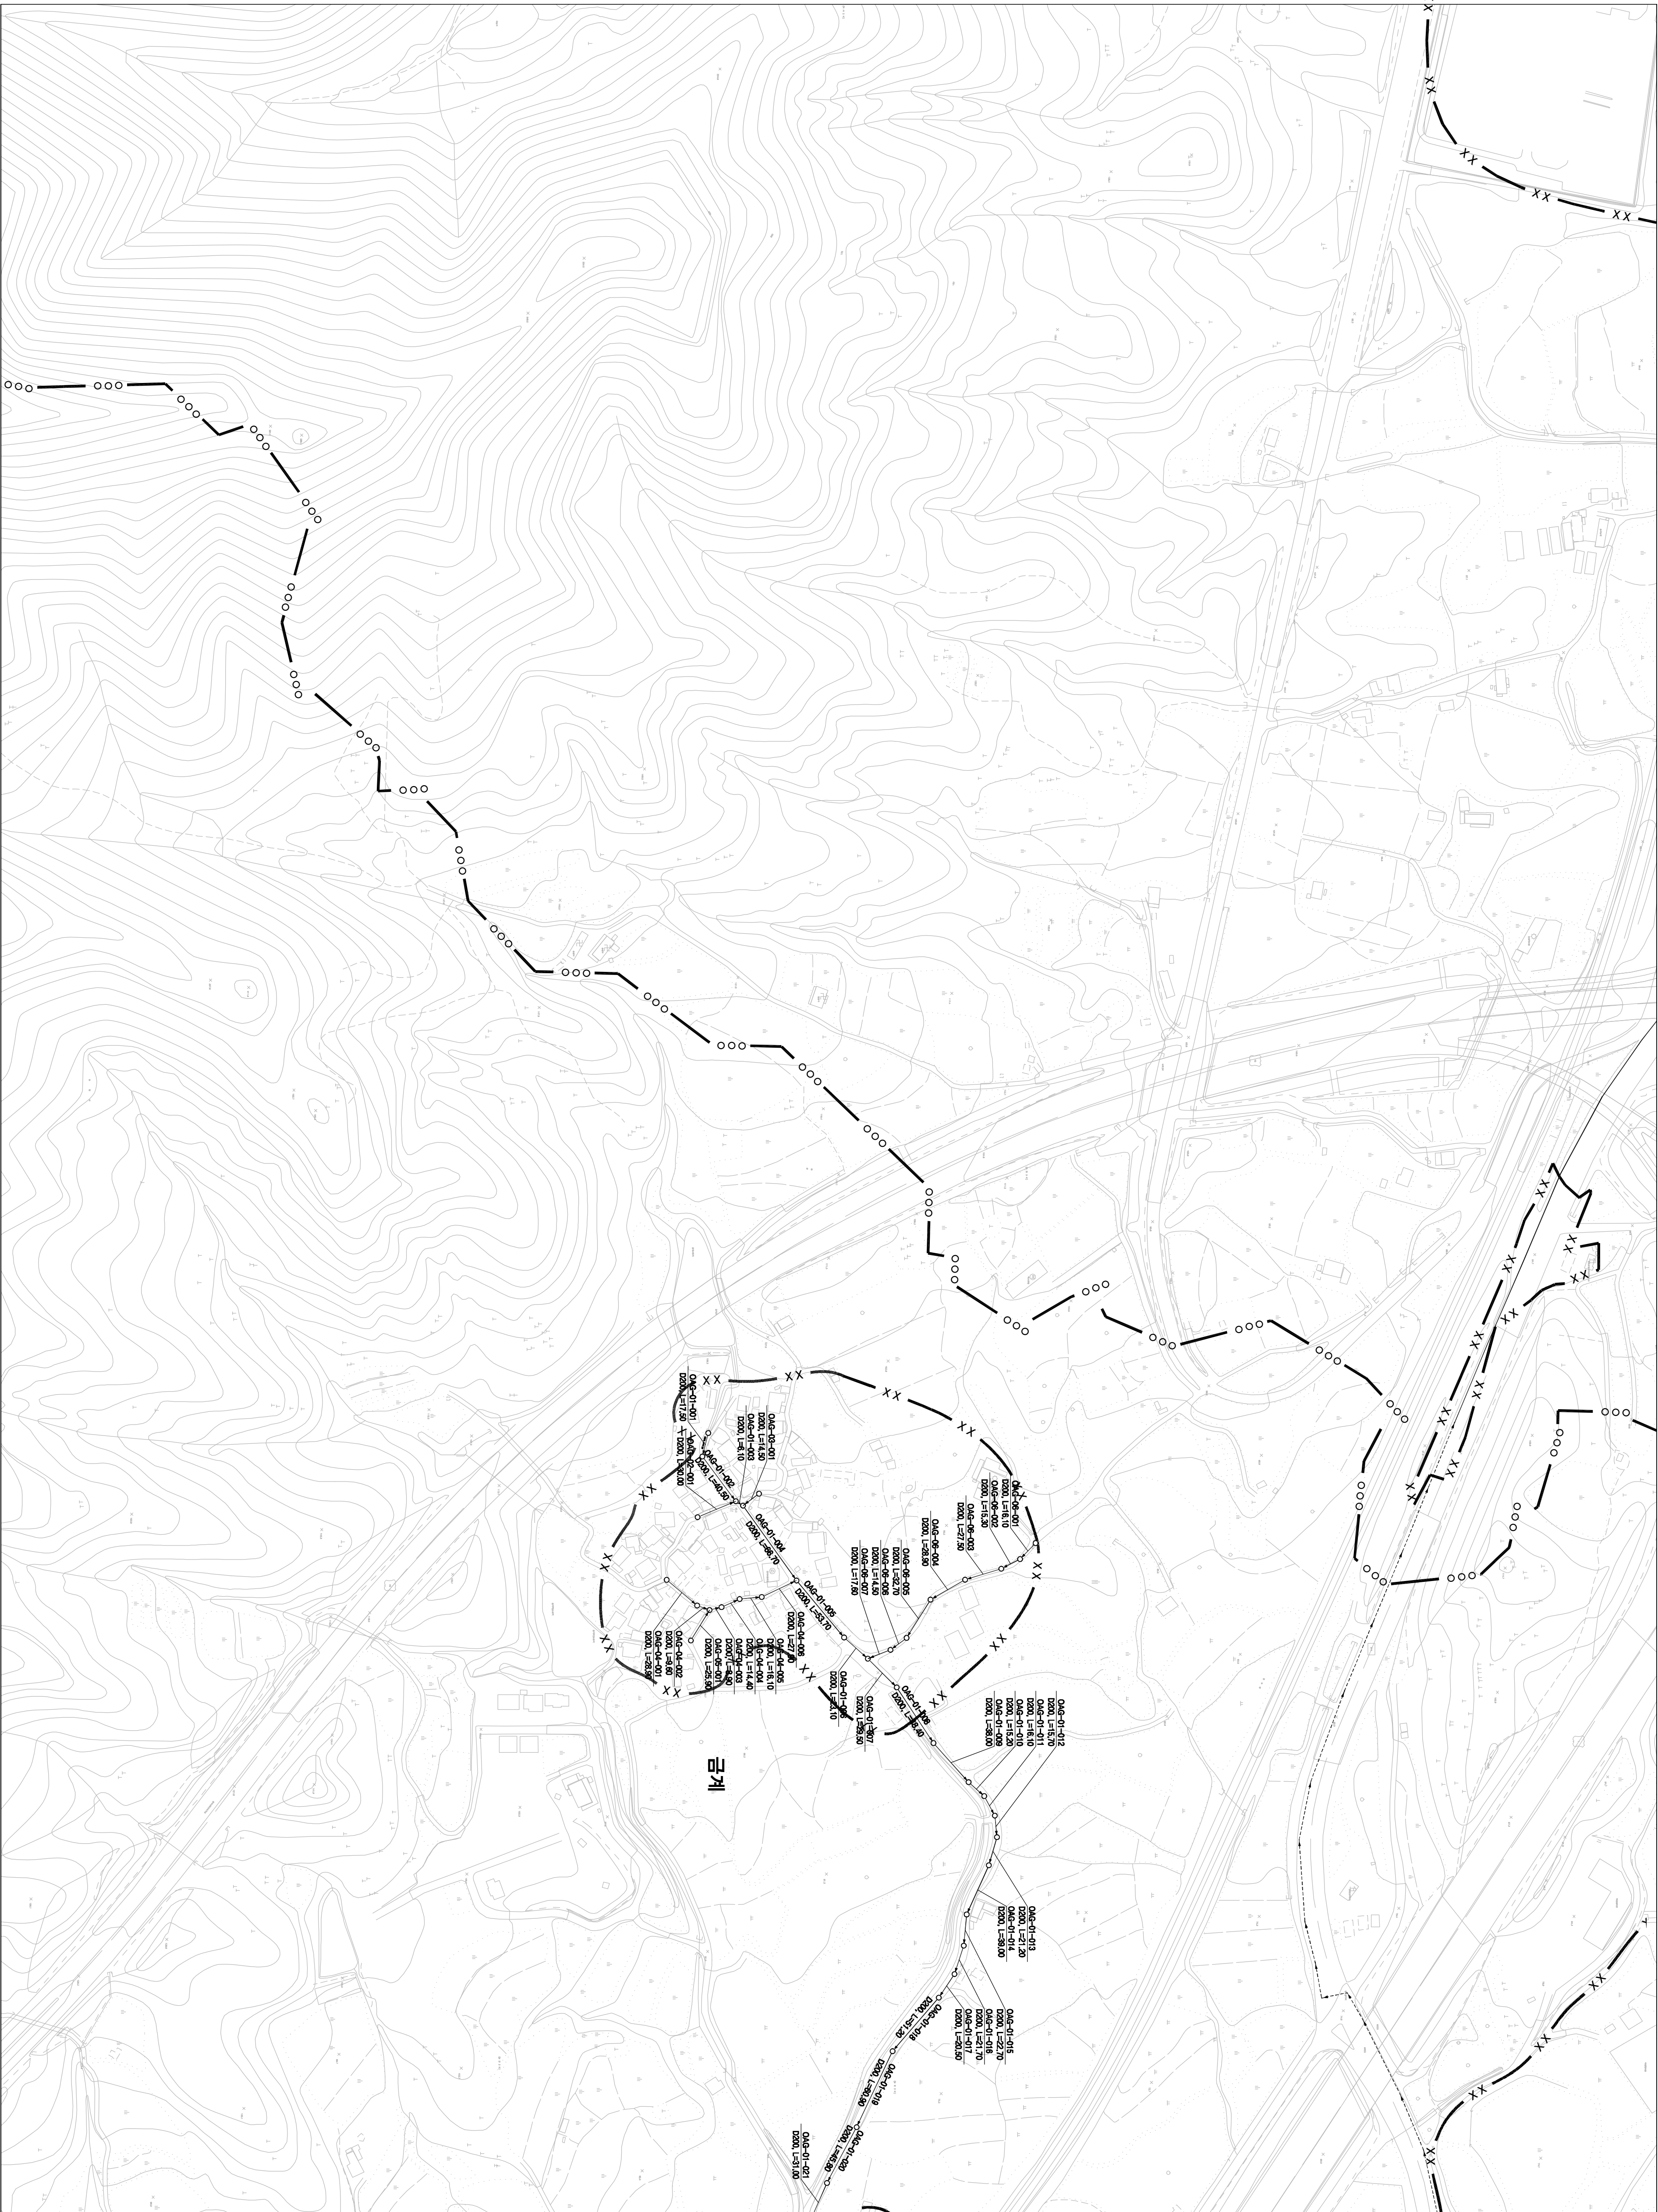

도면번호			
	이표음-04	이표음-06	
	이표음-05	이표음-07	

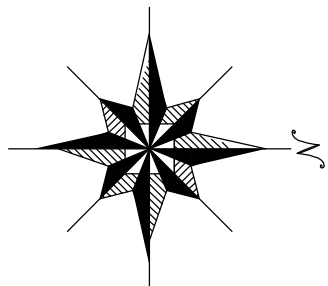

범례	
기호	종별
—●—●—	행정구역경계
—+—+—	읍면동경계
—○—○—	배수구역경계
—X—X—	처리구역(계)
—X—X—	처리분구(계)
—X—X—	오수관거(계)
—X—X—	오수관거(계)
—X—X—	암송관거(계)
—X—X—	중계펌프장
—X—X—	하수처리장

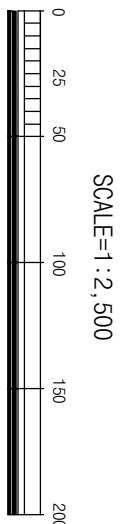

발행처: 김천시
편집 및 제도: 2015. . .
(주) 진성이앤씨, (주) 강동