



1 : 2,500

시설계획평면도(능치 소규모 하수도)

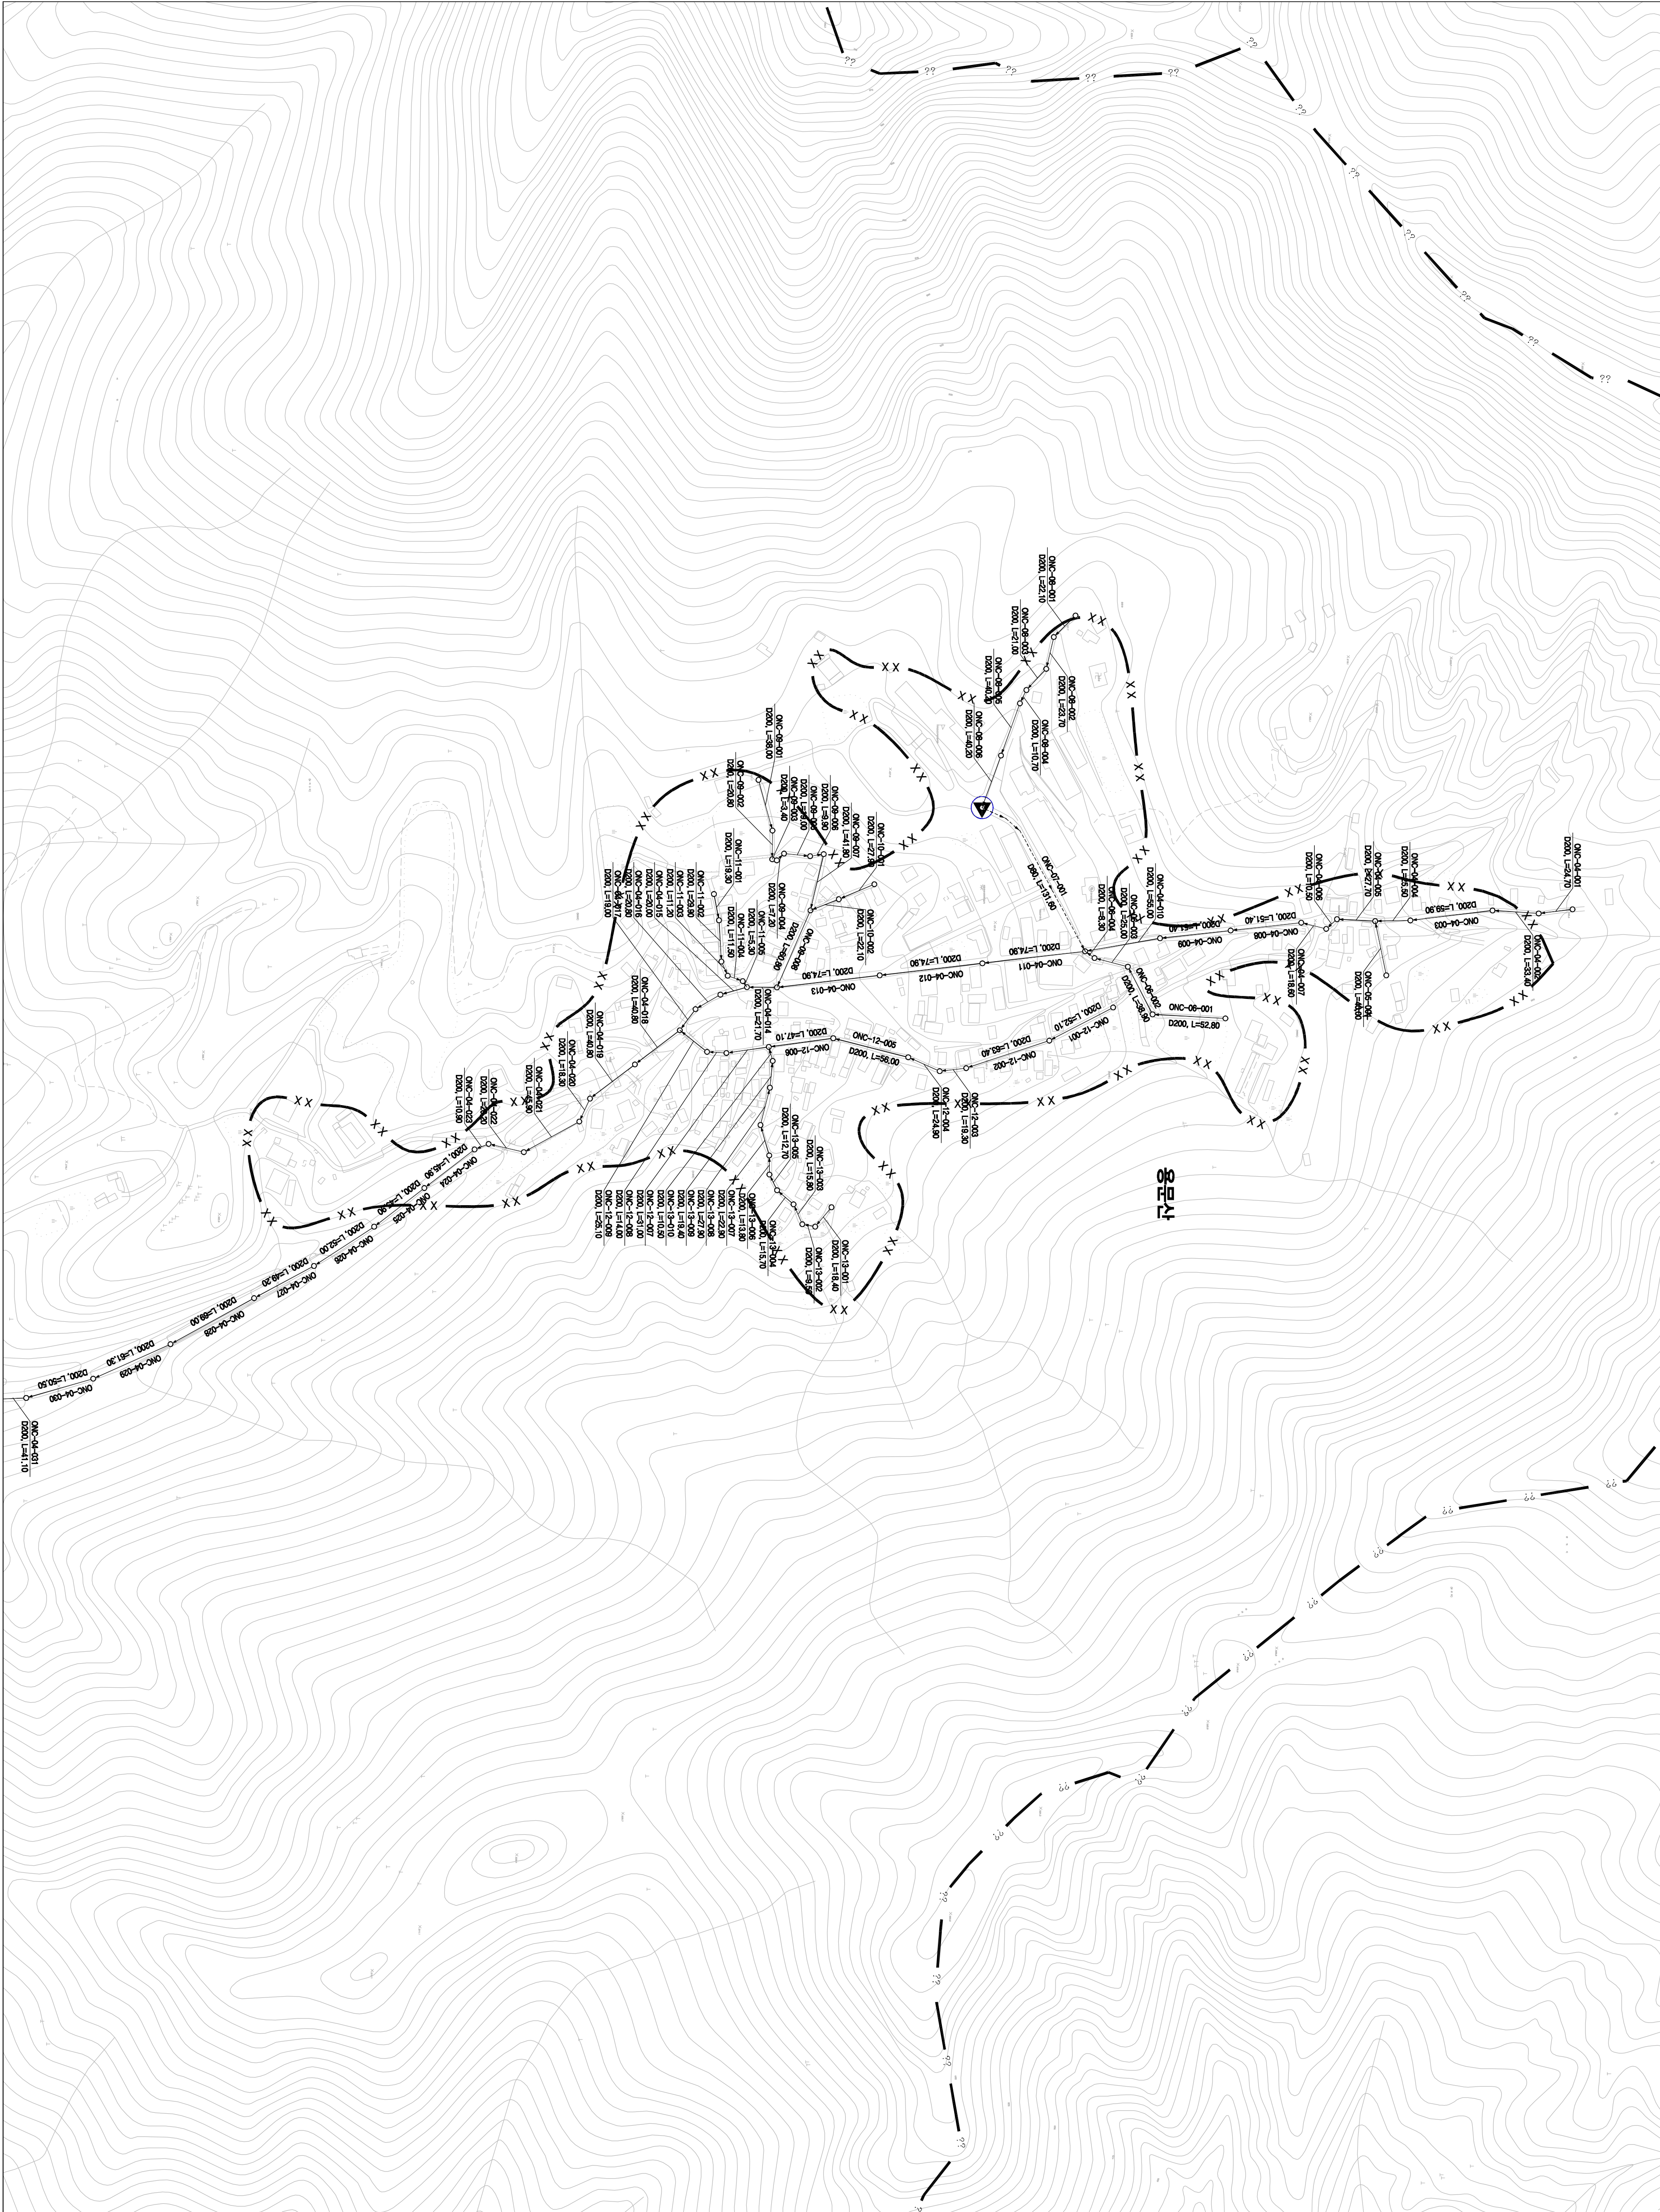

도면번호	
이로면-이	
이로면-2	이로면-4

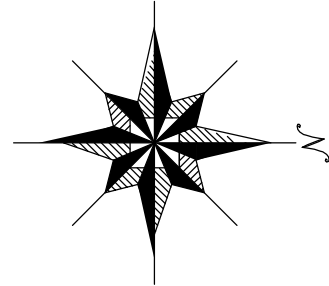

맨홀	관망번호	맨홀
○	관망, 안장	○
표준번호 표시방법		
00S7-01-001		
표준번호		
처리분구번호		
구분(구)번호, 분구(분)번호, 하수구(구)번호		
범례		
기호	종류	별명
— · — · —	행정 구역 경계	
— · — · —	읍면동 경계	
— · — · —	배수구역 경계	
— · — · —	처리구역 경계	
— · — · —	처리분구(기)선	
— · — · —	처리분구(계획)	
— · — · —	오수관(기)선	
— · — · —	오수관(계획)	
— · — · —	암송관(기)선	
— · — · —	암송관(계획)	
— · — · —	중계펌프장	
— · — · —	하수처리장	



발행처: 김천시
발행일: 2015. . .
편집 및 제도:
(주) 진성이앤씨, (주) 강동