



1 : 2,500


시설계획평면도(능치 소규모 하수도)

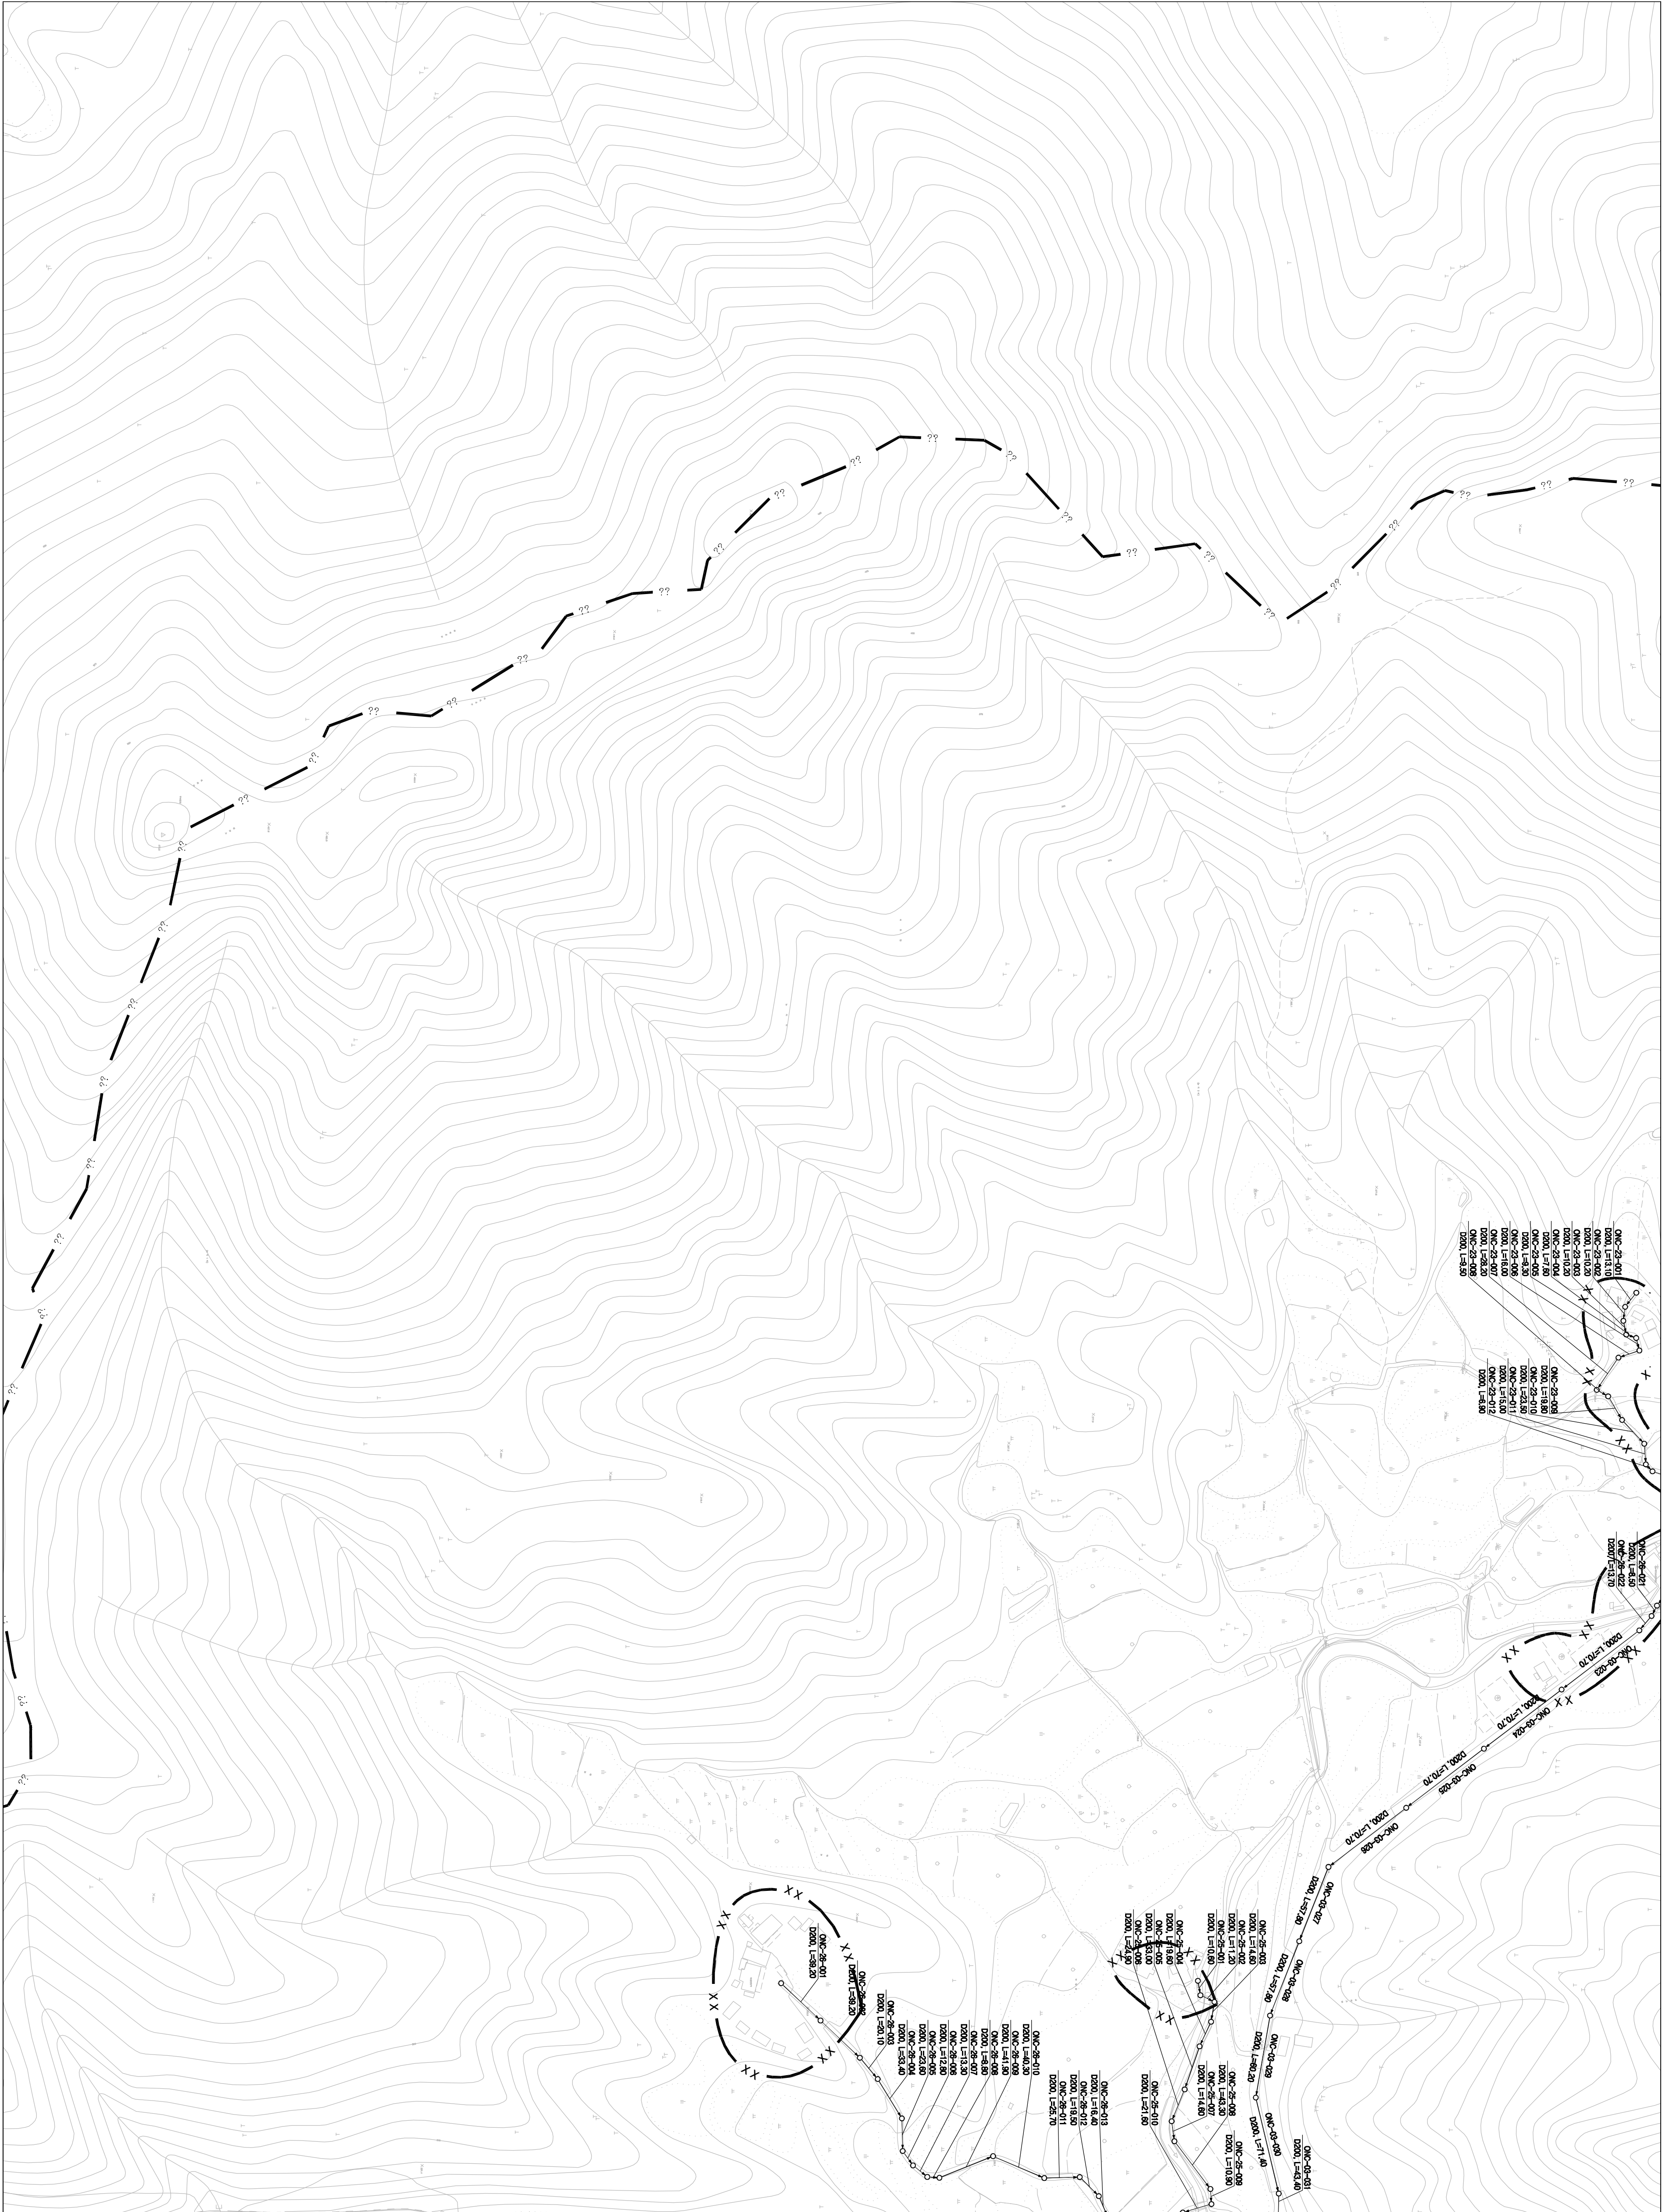

도면번호	
이오만-02	이오만-04
이오만-03	이오만-05

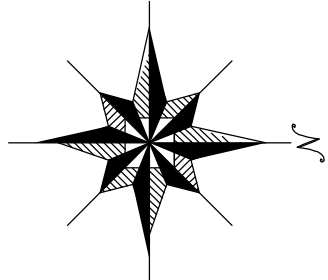

범	종	례
기호	행정 구역 경계	행정 구역 경계
기호	읍면동 경계	읍면동 경계
기호	배수구역 경계	배수구역 경계
기호	처리구역 경계	처리구역 경계
기호	처리분구(계)	처리분구(계)
기호	오수관거(계)	오수관거(계)
기호	암송관거(계)	암송관거(계)
기호	중계 펌프장	중계 펌프장
기호	하수	하수

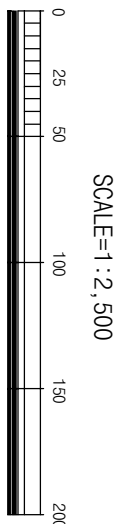

발행처: 김천시
발행일: 2015. . .
(주) 진성이앤씨, (주) 강동