



1 : 2,500

시설계획평면도(신안 소규모 하수도)

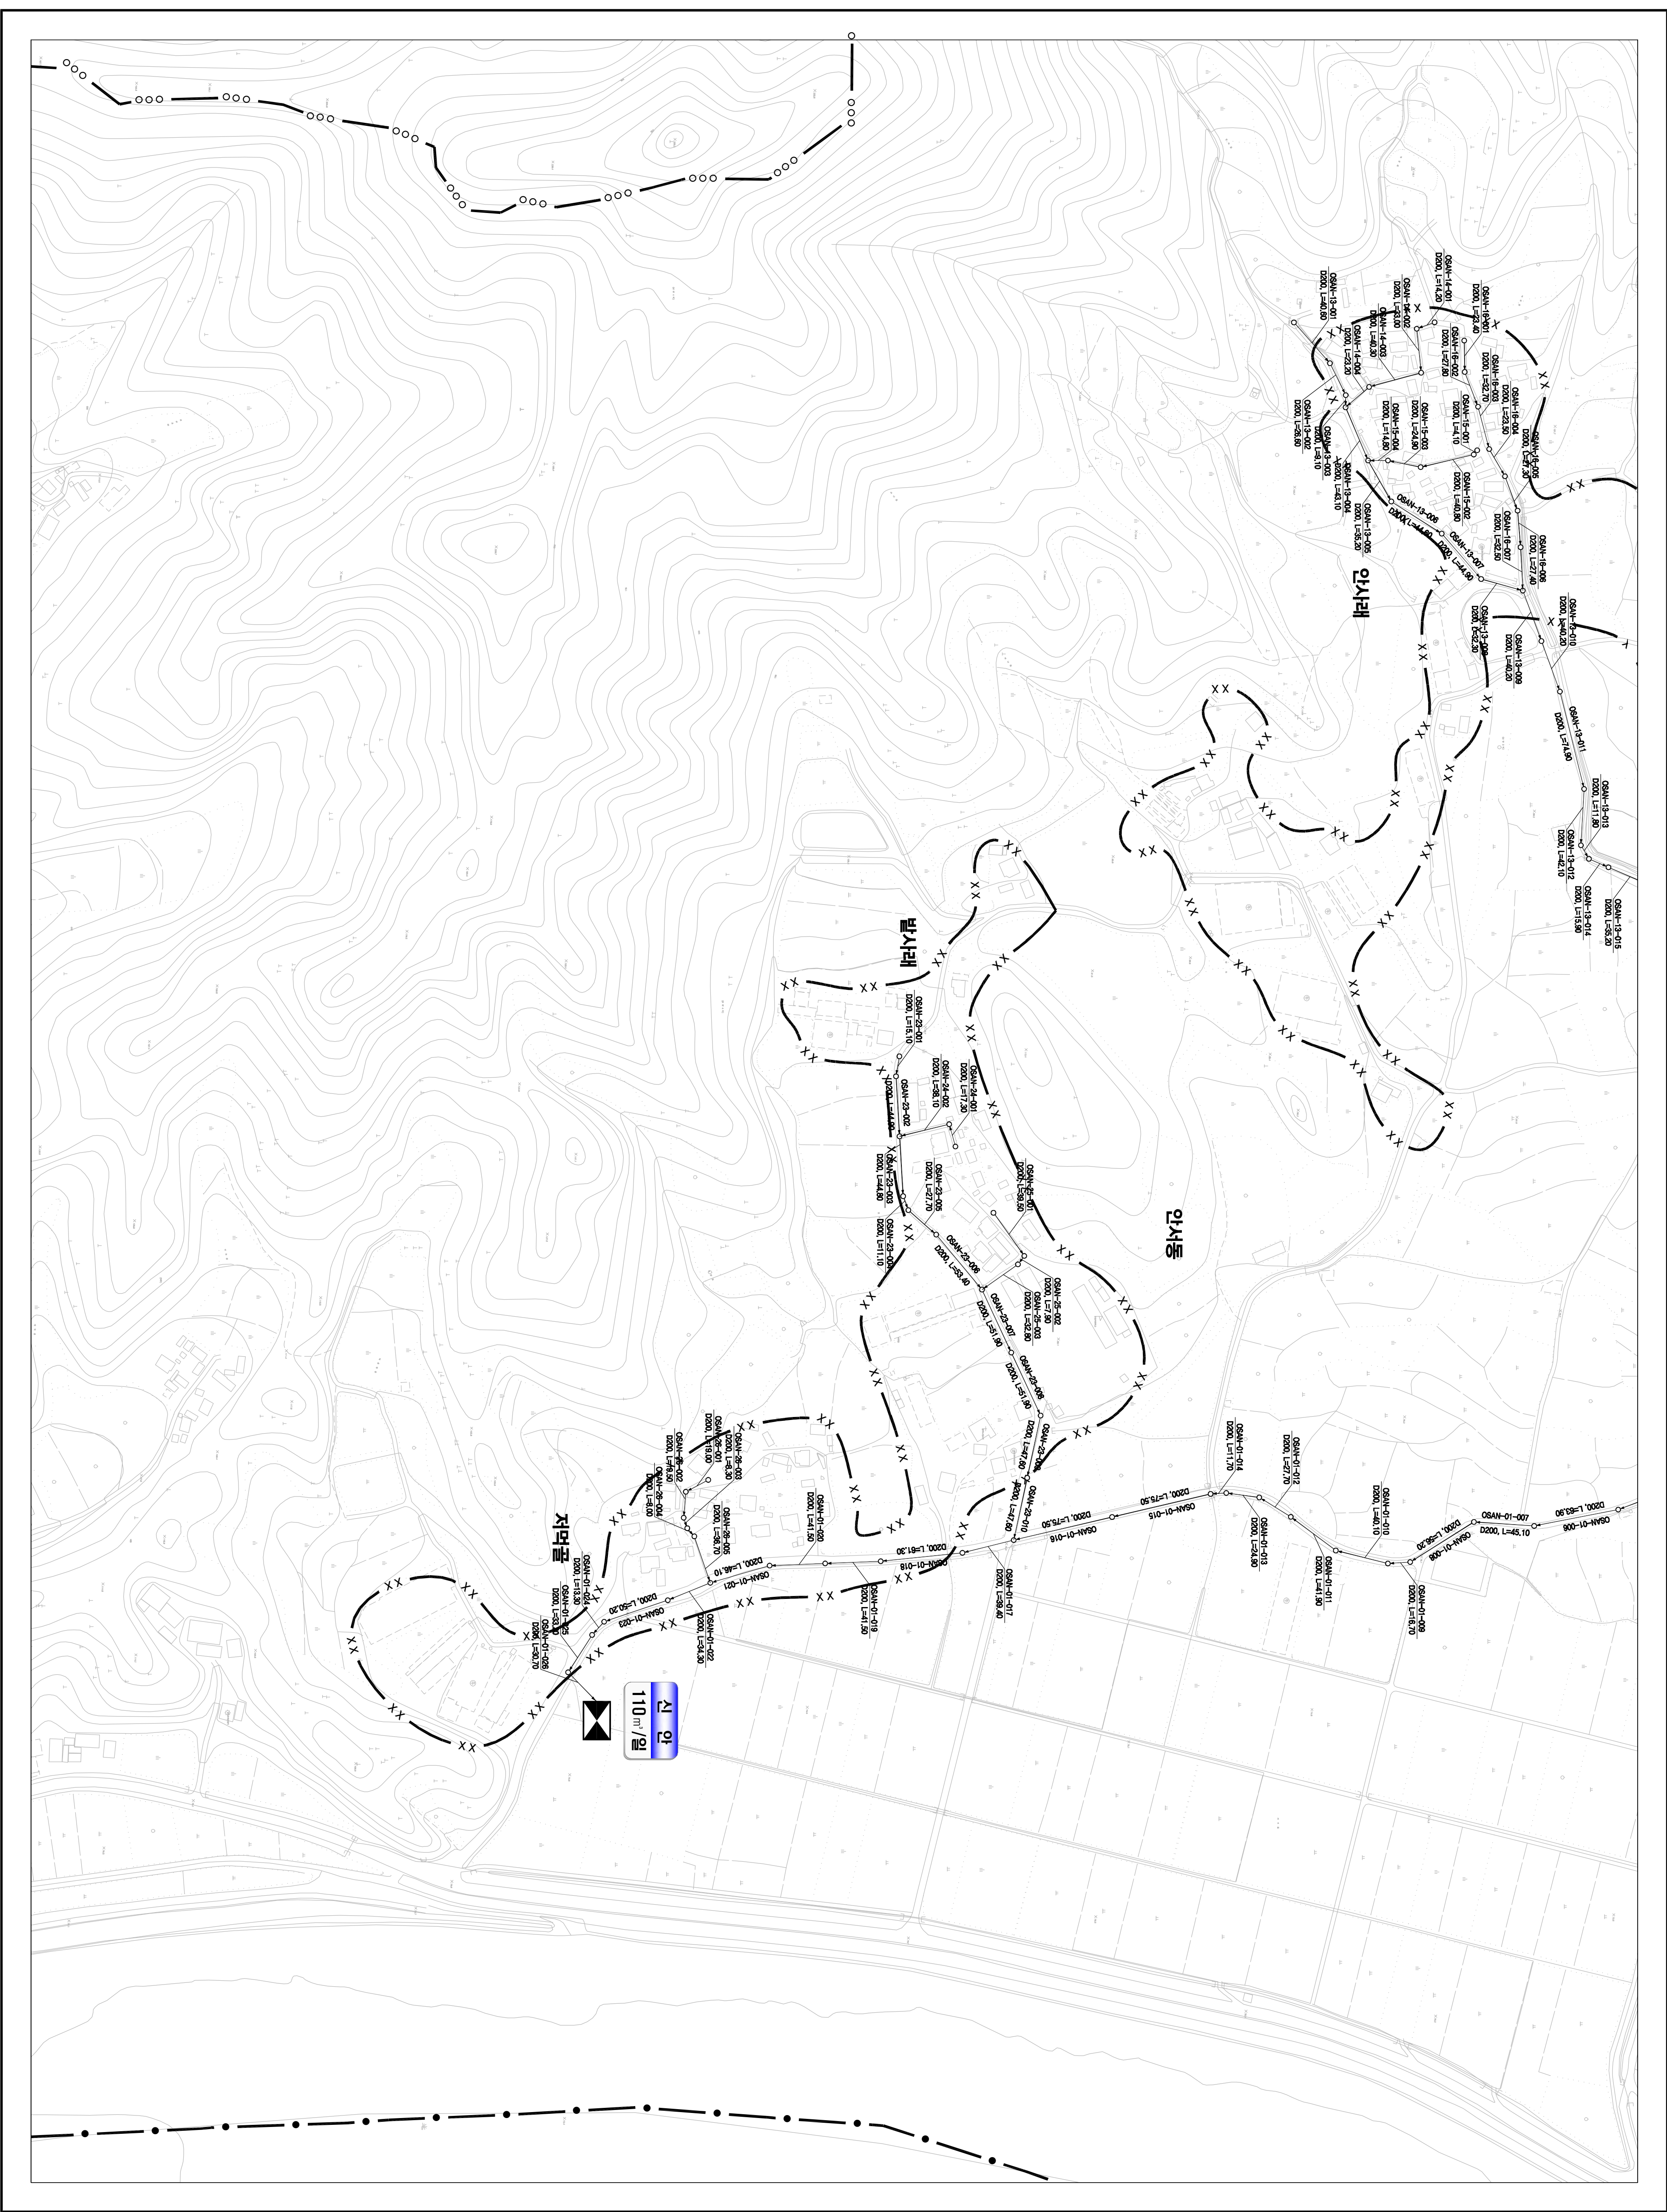


도면번호	조면-01	조면-02

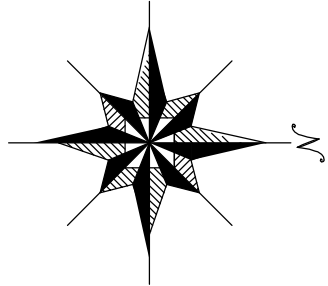

맨홀	관류바중	맨홀
○	→	○
관망, 연장		
표고(수위) 표시		
00S1-01-001		
관망바중		
표고(수위) 표시		
수위(수위) 표시		

범례	종별
— · — · —	행정구역경계
— · — · —	읍면동경계
— · — · —	배수구역경계
— · — · —	처리분구(기존)
— · — · —	처리분구(계획)
— · — · —	오수관거(기존)
— · — · —	오수관거(계획)
— · — · —	암송관거(계획)
— · — · —	중계펌프장
— · — · —	하수처리장

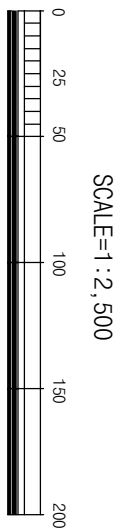

발행처: 김천시
 발행일: 2015. . .
 편집 및 제도:
 (주) 진성이앤씨, (주) 강동