



1 : 2,500

시설계획평면도(옥동 소규모 하수도)

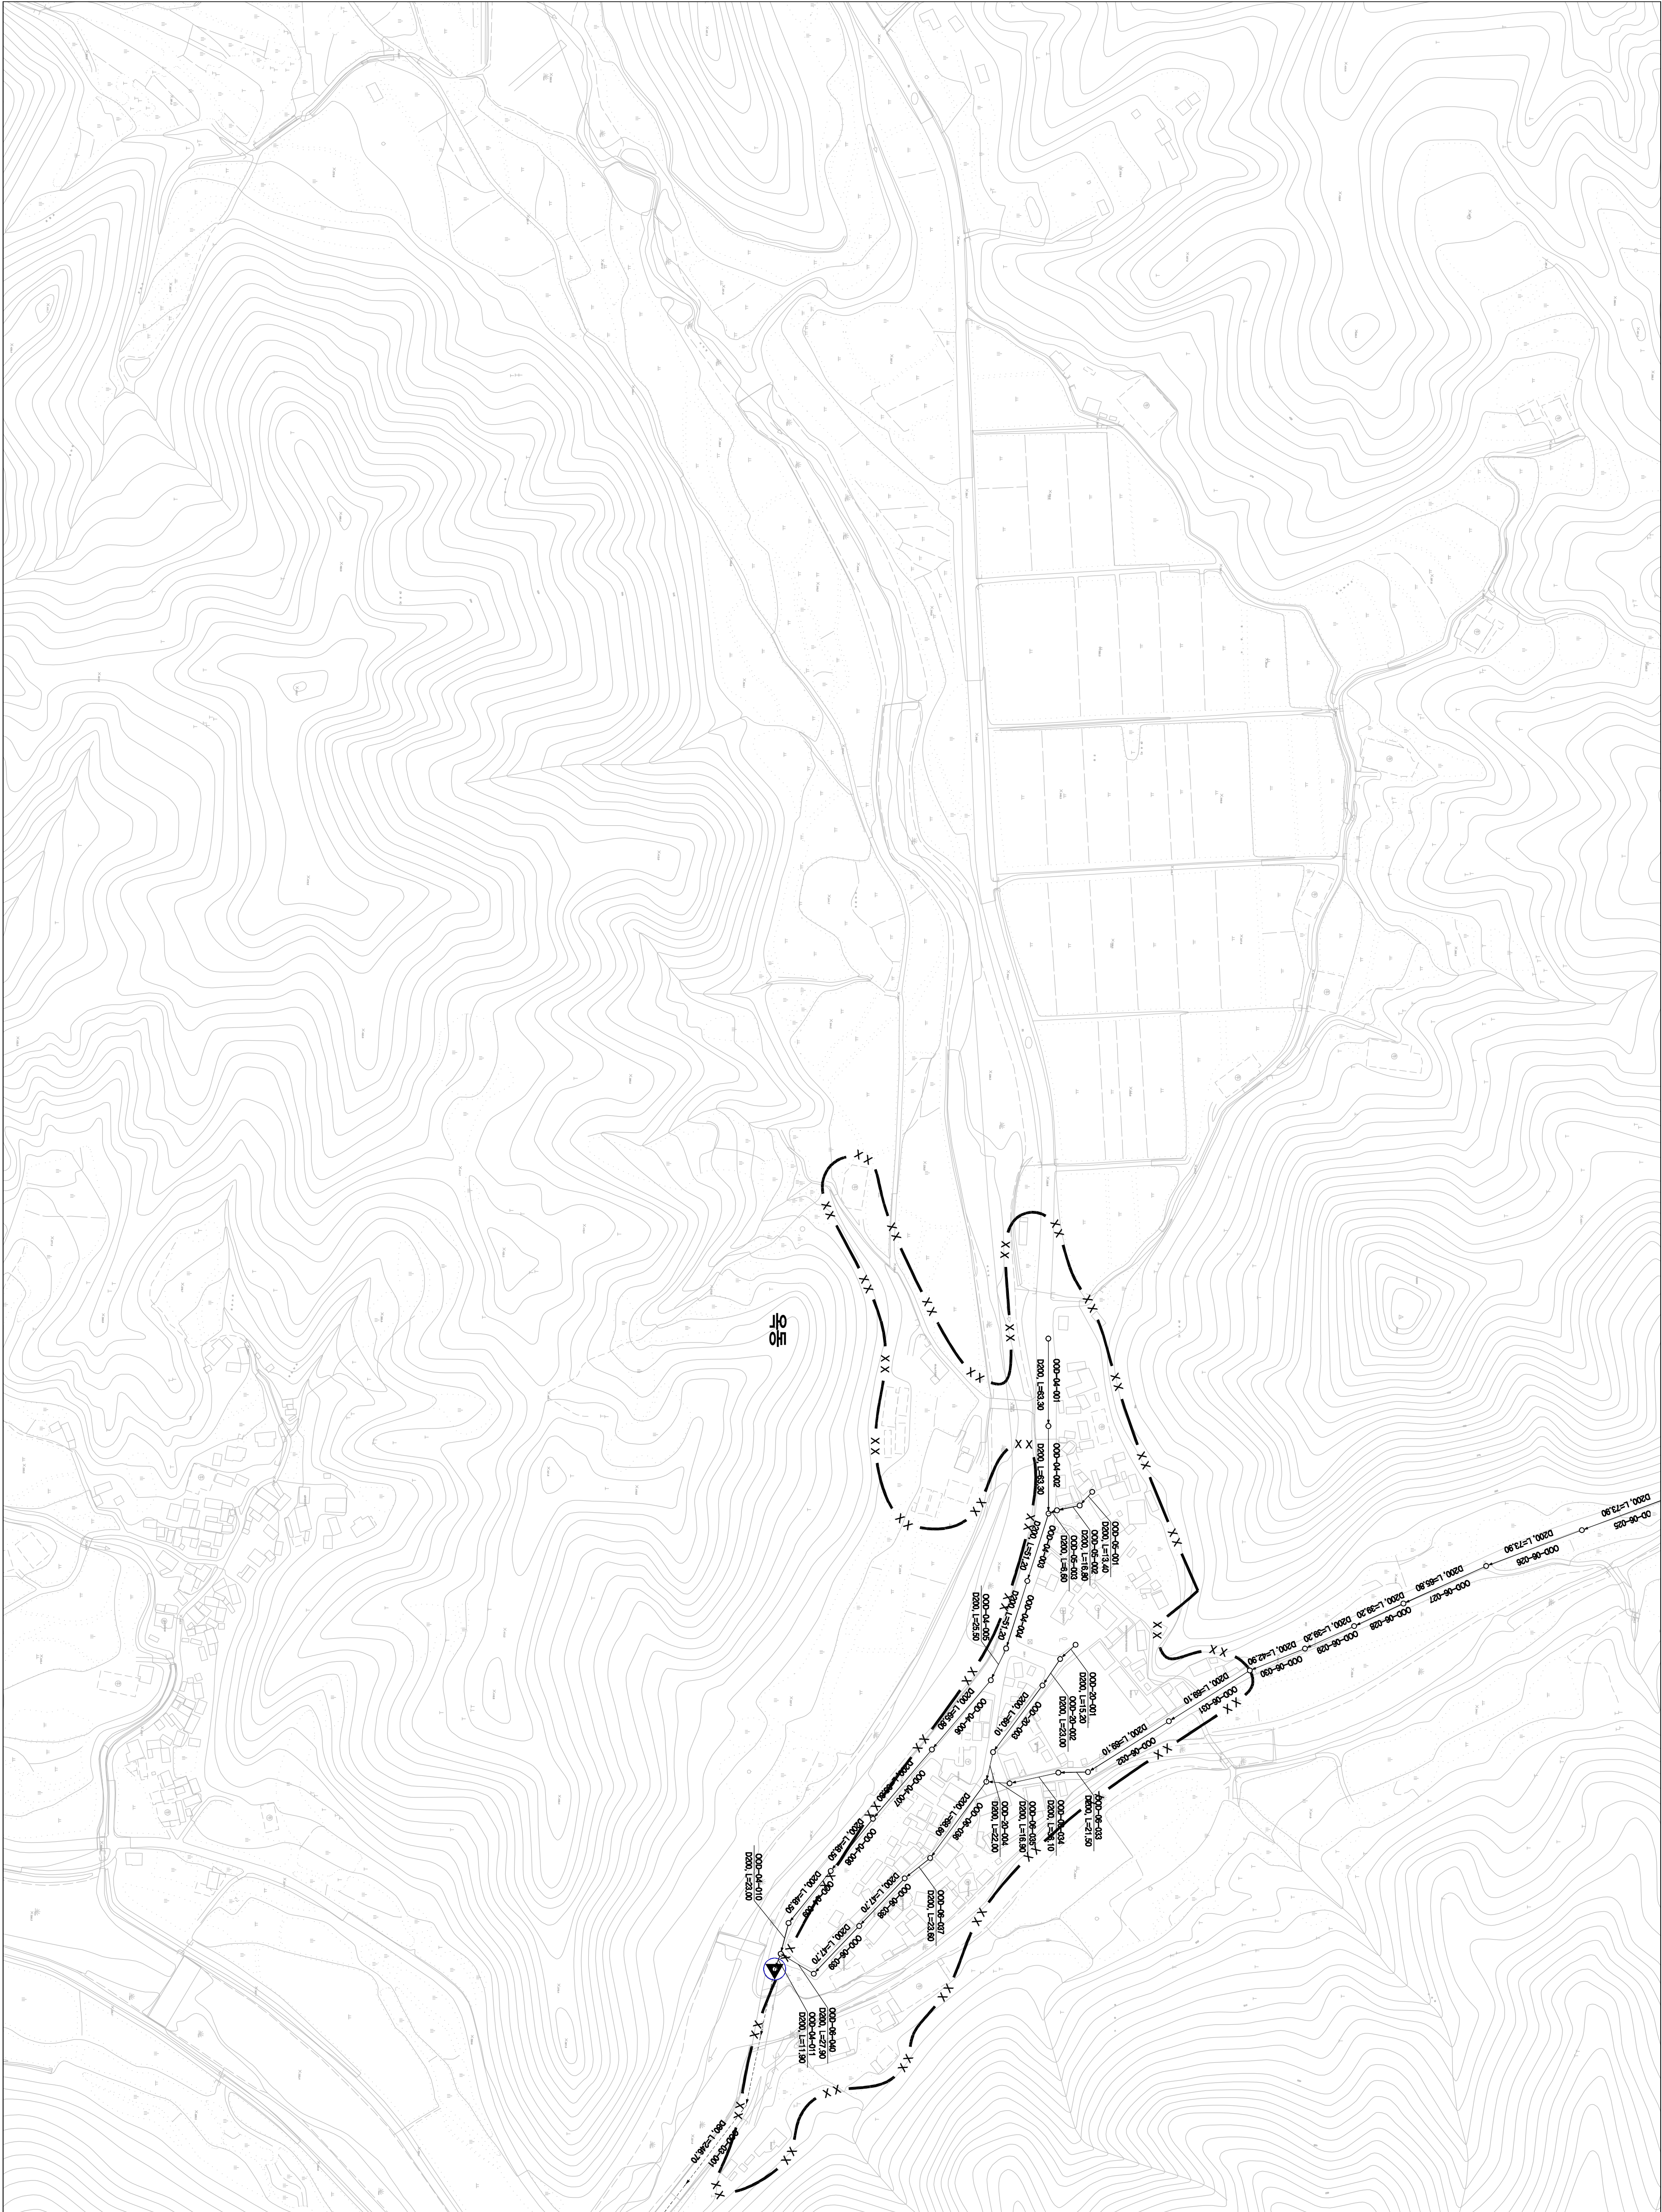

도면번호	중안면-01	
	중안면-02	중안면-03

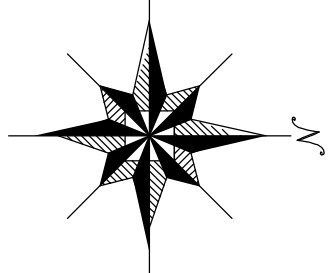

번호	종류	별
—	행정 구역 경계	
—	읍면동 경계	
—	배수구역 경계	
—	처리구역 경계	
—	처리분구(계)	
—	오수관거(계획)	
—	오수관거(기)	
—	암송관거(계획)	
—	중계펌프장	
—	하수처리장	

발행처: 김천시
편집 및 제도: 2015. . .
(주) 진성이앤씨, (주) 강릉