

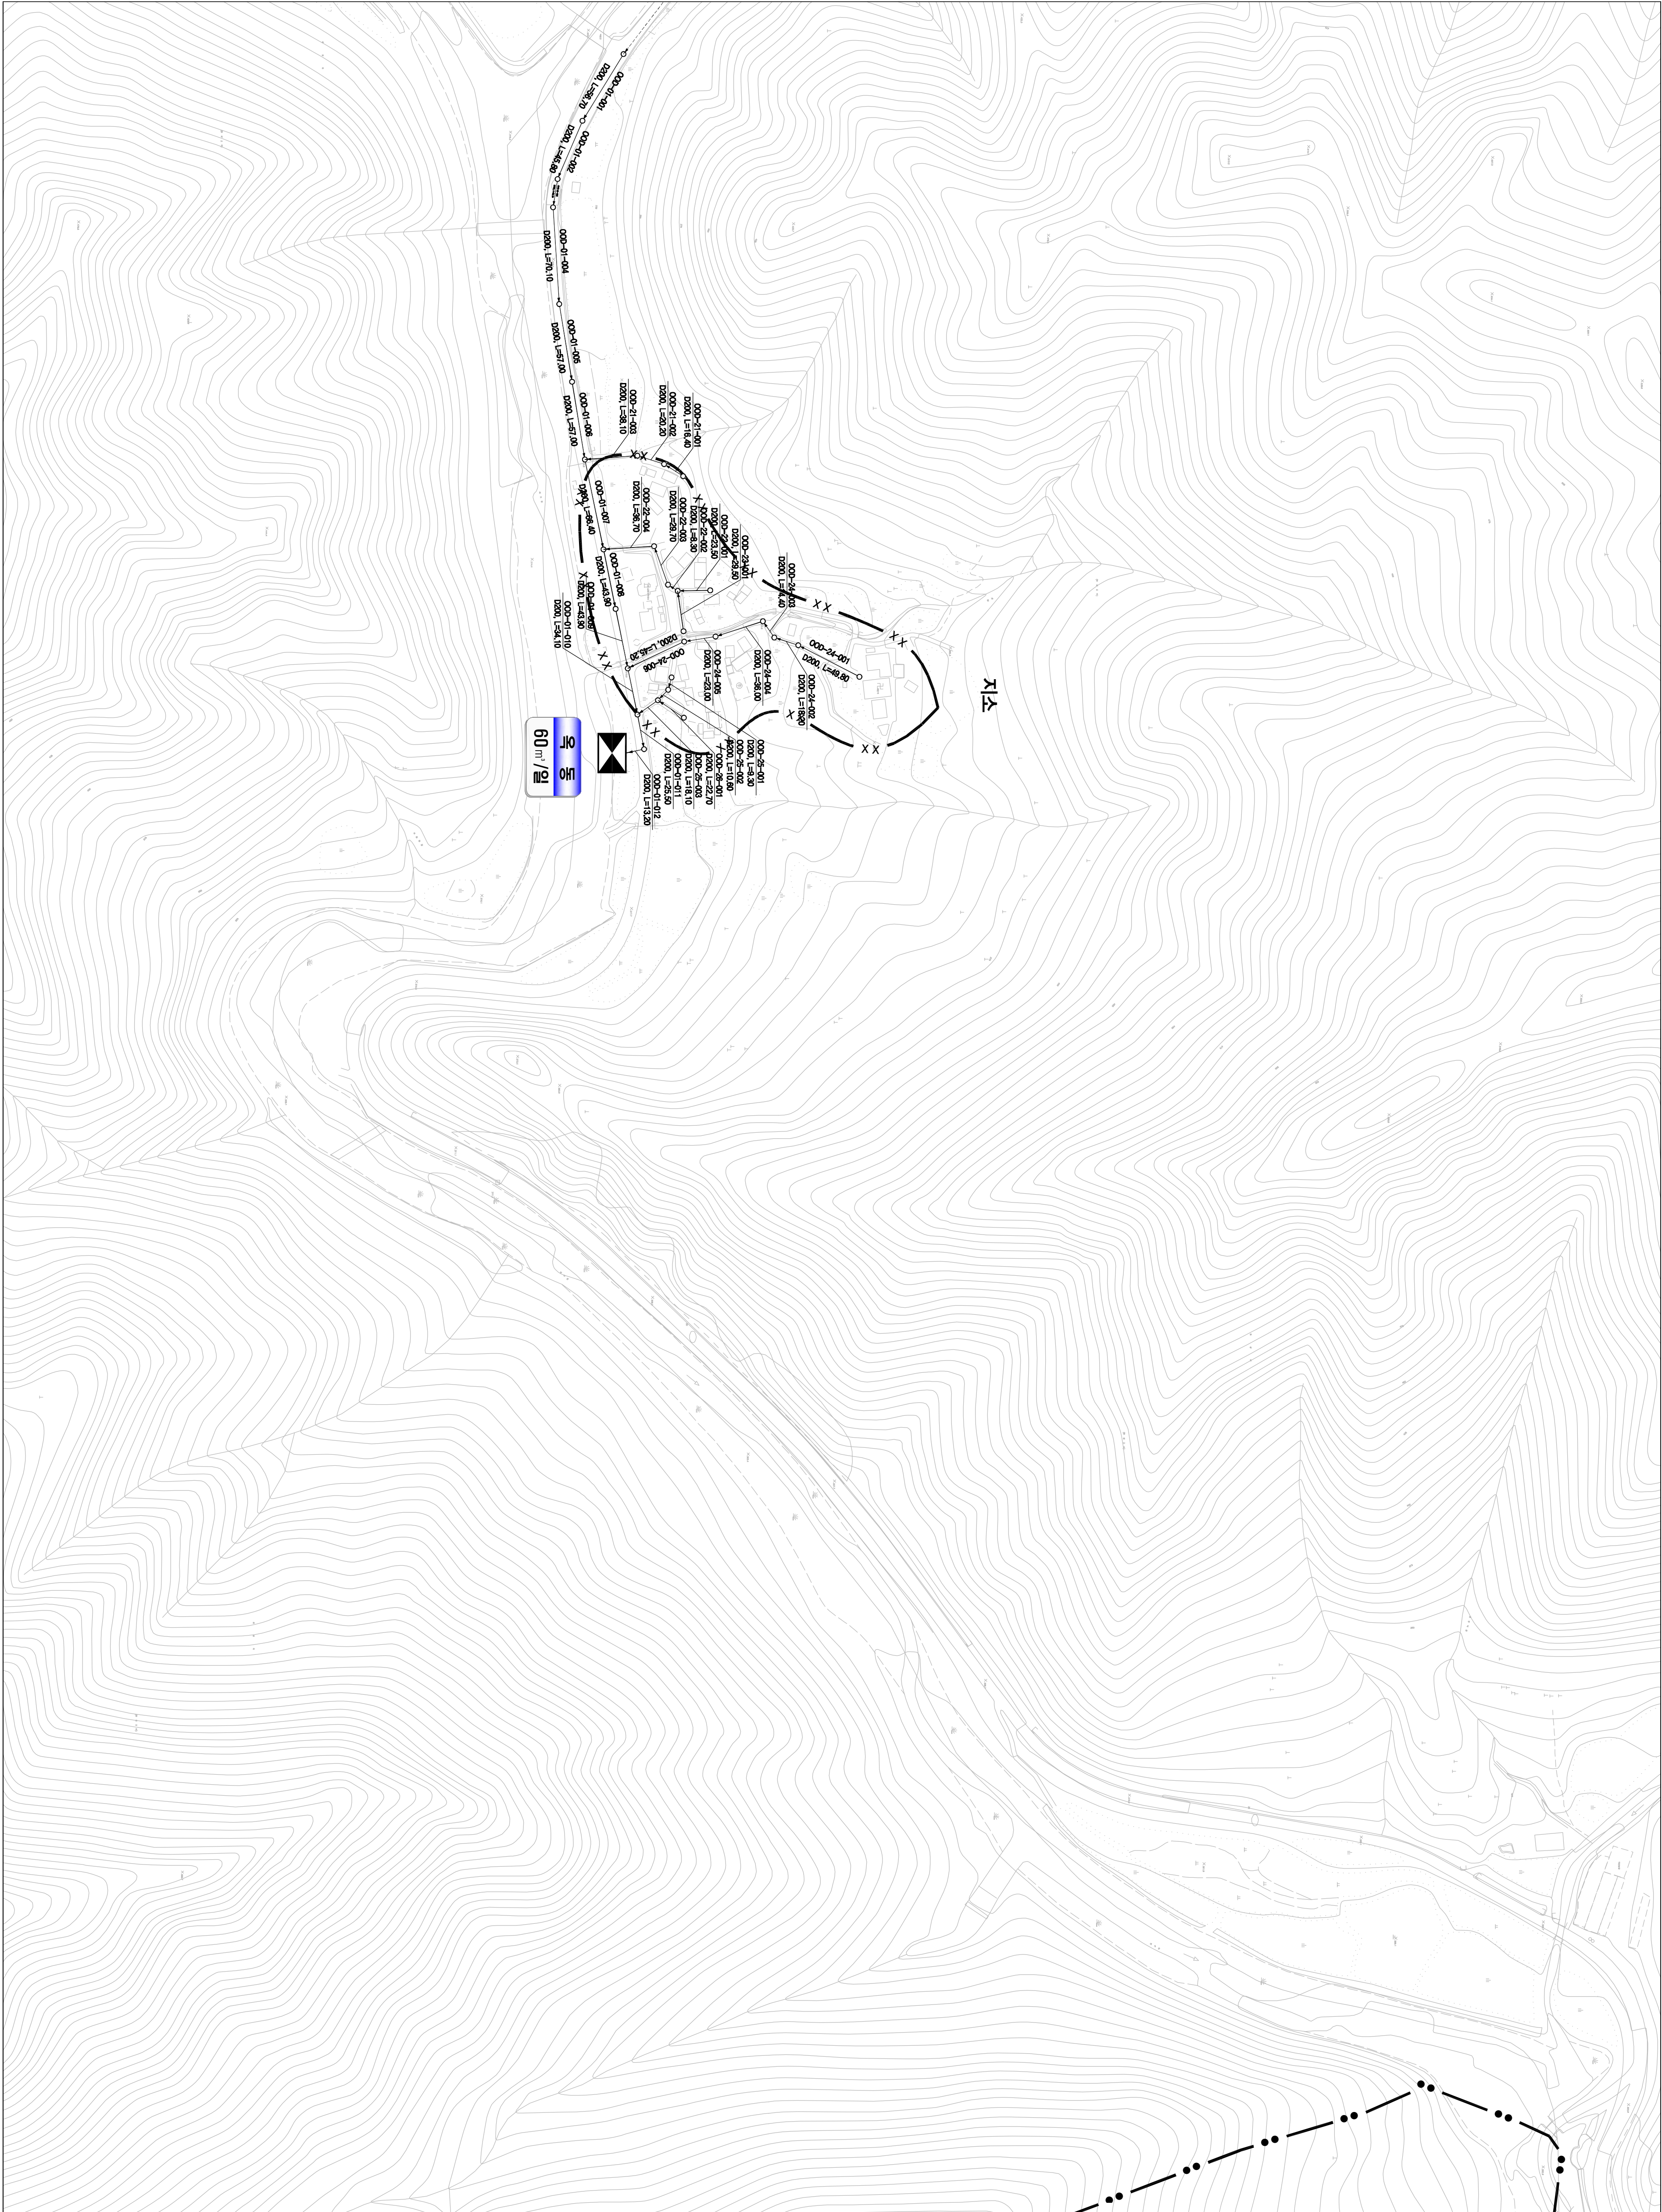



시설계획평면도(옥동 소규모 하수도)

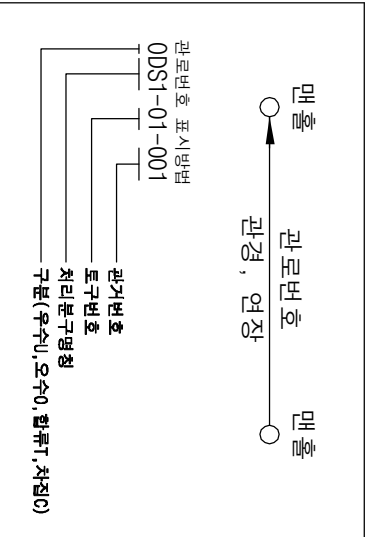

도면번호			
중안면-01			
중안면-02	중안면-03		

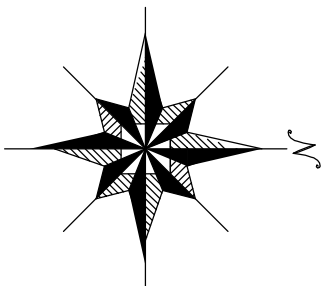

범	례
기호	행정구역경계
기호	읍면동경계
기호	배수구역경계
기호	처리구역경계
기호	처리분구(계)
기호	오수관거(계)
기호	암송관거(계)
기호	중계펌프장
기호	하수처리장

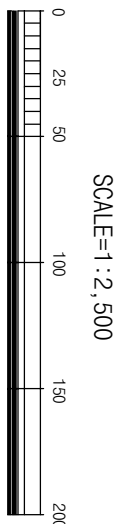

발행처: 김천시
발행일: 2015. . .
편집 및 제도:
(주) 진성이앤씨, (주) 강동